

# 2026年淇县北阳镇小庄村农村公益事业财政奖补普惠性项目

## 施 工 图

第 1 版  
第一册 共一册

| 图 纸 目 录 |      |          |     |         |     |     |     |
|---------|------|----------|-----|---------|-----|-----|-----|
| 序号      | 图 号  | 图 名      | 图 幅 | 图 纸 数 量 |     |     | 备 注 |
|         |      |          |     | 新 图     | 旧 图 | 标准图 |     |
| 1       |      | 封面       | 1 # | 1       |     |     |     |
| 2       |      | 图纸目录     | 1 # | 1       |     |     |     |
| 3       | DL01 | 工程区位示意图  | 1 # | 1       |     |     |     |
| 4       | DL02 | 标准横断面    | 1 # | 1       |     |     |     |
| 5       | DL03 | 排水沟标准横断面 | 1 # | 1       |     |     |     |
| 6       | DL04 | 盖板边沟设计图  | 1 # | 1       |     |     |     |
| 7       | DL05 | 边沟盖板平面图  | 1 # | 1       |     |     |     |
| 8       |      |          |     |         |     |     |     |
| 9       |      |          |     |         |     |     |     |
| 10      |      |          |     |         |     |     |     |
| 11      |      |          |     |         |     |     |     |
| 12      |      |          |     |         |     |     |     |
| 13      |      |          |     |         |     |     |     |
| 14      |      |          |     |         |     |     |     |
| 15      |      |          |     |         |     |     |     |
| 16      |      |          |     |         |     |     |     |
| 17      |      |          |     |         |     |     |     |
| 18      |      |          |     |         |     |     |     |
| 19      |      |          |     |         |     |     |     |
| 20      |      |          |     |         |     |     |     |
| 21      |      |          |     |         |     |     |     |
| 22      |      |          |     |         |     |     |     |
| 23      |      |          |     |         |     |     |     |

| 图 纸 目 录 |     |     |     |         |     |     |     |
|---------|-----|-----|-----|---------|-----|-----|-----|
| 序号      | 图 号 | 图 名 | 图 幅 | 图 纸 数 量 |     |     | 备 注 |
|         |     |     |     | 新 图     | 旧 图 | 标准图 |     |
| 25      |     |     |     |         |     |     |     |
| 26      |     |     |     |         |     |     |     |
| 27      |     |     |     |         |     |     |     |
| 28      |     |     |     |         |     |     |     |
| 29      |     |     |     |         |     |     |     |
| 30      |     |     |     |         |     |     |     |
| 31      |     |     |     |         |     |     |     |
| 32      |     |     |     |         |     |     |     |
| 33      |     |     |     |         |     |     |     |
| 34      |     |     |     |         |     |     |     |
| 35      |     |     |     |         |     |     |     |
| 36      |     |     |     |         |     |     |     |
| 37      |     |     |     |         |     |     |     |
| 38      |     |     |     |         |     |     |     |
| 39      |     |     |     |         |     |     |     |
| 40      |     |     |     |         |     |     |     |
| 41      |     |     |     |         |     |     |     |
| 42      |     |     |     |         |     |     |     |
| 43      |     |     |     |         |     |     |     |
| 44      |     |     |     |         |     |     |     |
| 45      |     |     |     |         |     |     |     |
| 46      |     |     |     |         |     |     |     |
| 47      |     |     |     |         |     |     |     |



图例：

— 广场工程

— 照明工程


— 排水工程

2026年度农村公益事业财政奖补项目——淇县北阳镇小庄村

项目位置示意图

小庄村农村公益事业财政奖补普惠性项目建设内容：

- 一、广场铺设沥青1处（含粘层），厚5厘米，总面积约690平方米；
- 二、雨污管网总长700米。  
1号下水道西段长230米，双侧铺设；东段长180米，单侧铺设；  
2号下水道长290米，双侧铺设；  
做法：C25混凝土修建，宽0.46米，深0.4米，壁厚0.12米，采用C30钢筋混凝土实心盖板，规格长0.7米,宽0.5米,厚0.12米。
- 三、照明：安装抱杆式（或挂壁式）LED100瓦太阳能路灯85盏，臂长1.2米；安装立杆式LED100瓦太阳能路灯65盏，杆长6米，间距不小于30米。

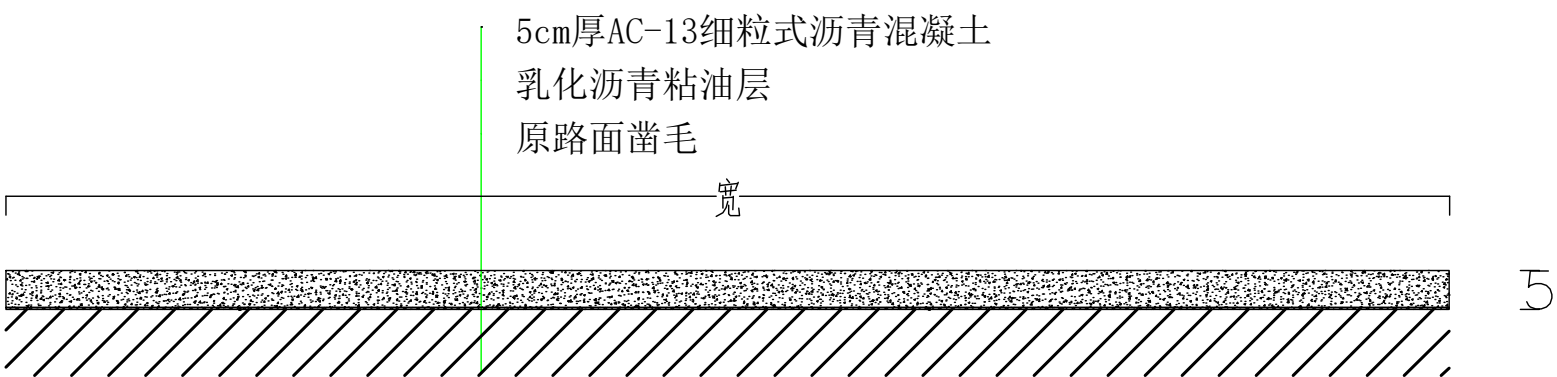


广场标准横断面图

说明：  
1、本图尺寸以厘米计。


|      |                              |    |      |    |    |
|------|------------------------------|----|------|----|----|
| 工程名称 | 2026年淇县北阳镇小庄村农村公益事业财政奖补普惠性项目 | 阶段 | 施工图  | 专业 | 道路 |
| 图名   | 道路标准横断面                      | 图号 | DL02 | 日期 |    |

排水沟标准横断图

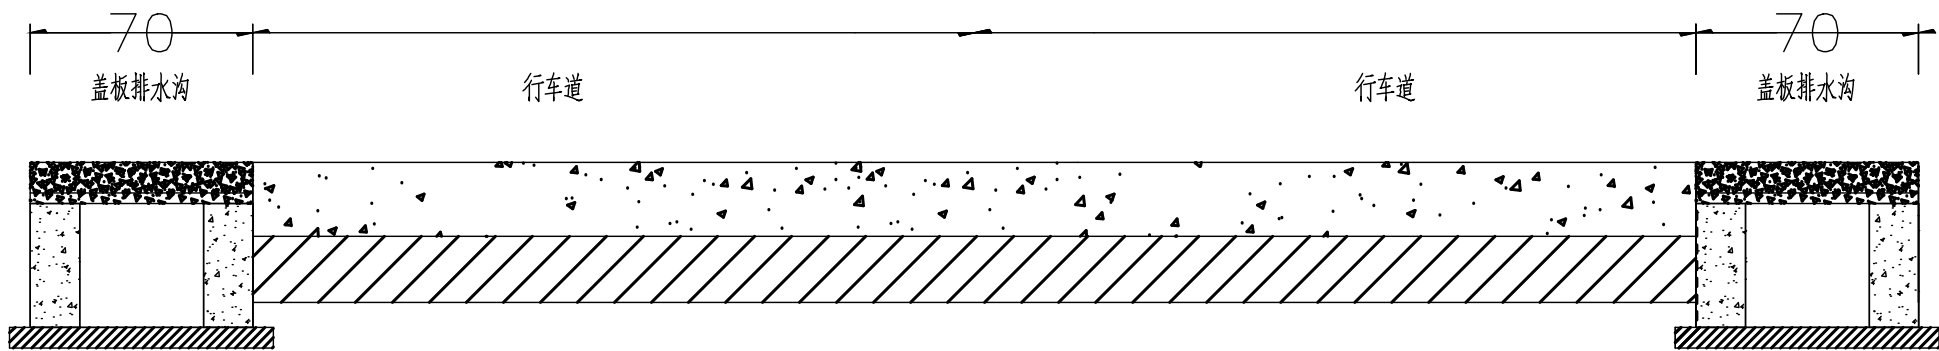

说明：  
1、本图尺寸均以厘米计。

|      |                              |    |      |    |     |
|------|------------------------------|----|------|----|-----|
| 工程名称 | 2026年淇县北阳镇小庄村农村公益事业财政奖补普惠性项目 | 阶段 | 施工图  | 专业 | 排水沟 |
| 图名   | 排水沟标准横断面                     | 图号 | DL03 | 日期 |     |

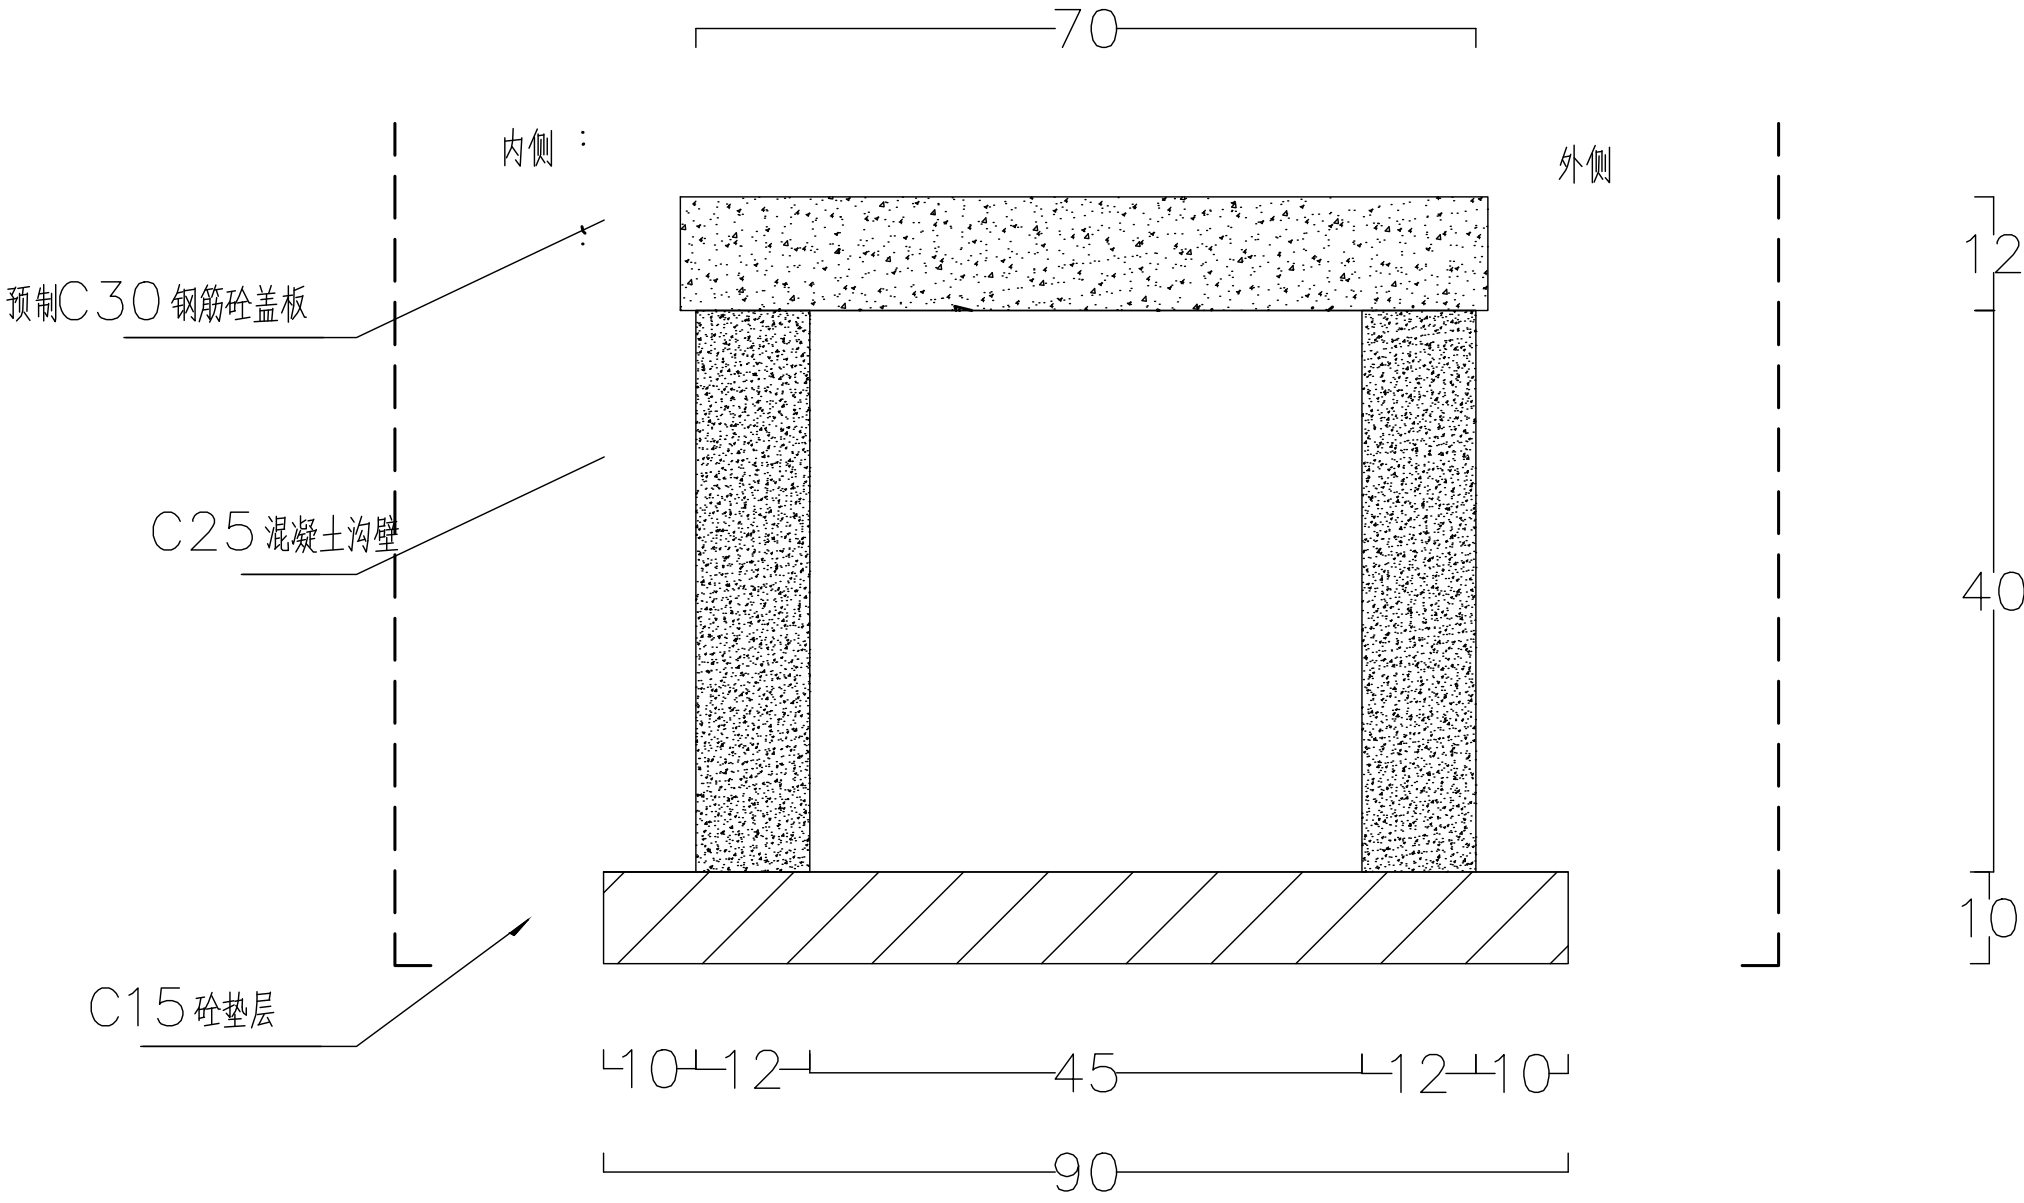


说明:  
1、本图尺寸以厘米计。


盖板边沟设计图

|      |                              |    |      |    |     |
|------|------------------------------|----|------|----|-----|
| 工程名称 | 2026年淇县北阳镇小庄村农村公益事业财政奖补普惠性项目 | 阶段 | 施工图  | 专业 | 排水沟 |
| 图名   | 盖板边沟设计图                      | 图号 | DL04 | 日期 |     |

边沟盖板平面图  
1:20

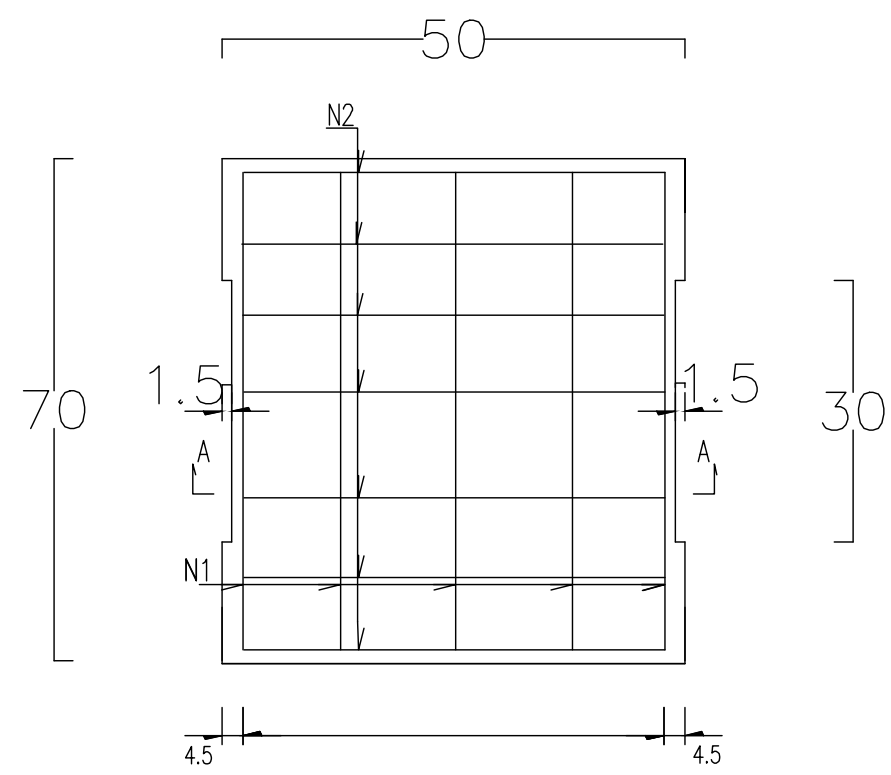

A-A 根据现场实际情况安装

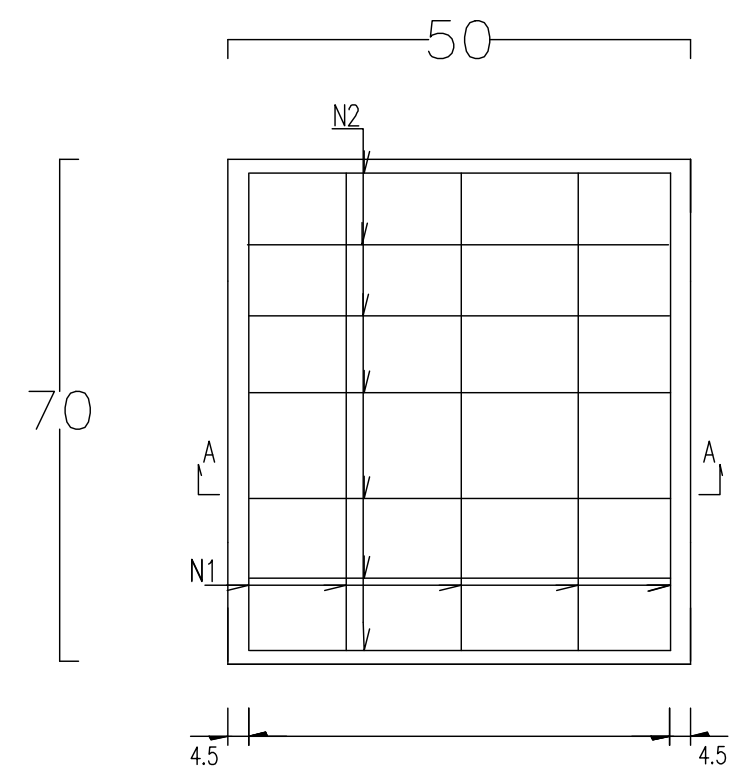

A-A 适用于大部分排水沟

钢筋大样图



说明:

- 1、本图尺寸单位除钢筋直径以 mm 计外，其余均以cm 计。
- 2 、矩形沟净宽 45cm，盖板宽 50cm ，厚 12cm

|      |                              |    |      |    |     |
|------|------------------------------|----|------|----|-----|
| 工程名称 | 2026年淇县北阳镇小庄村农村公益事业财政奖补普惠性项目 | 阶段 | 施工图  | 专业 | 排水沟 |
| 图名   | 边沟盖板平面图                      | 图号 | DL05 | 日期 |     |