




阀门井基础平面图

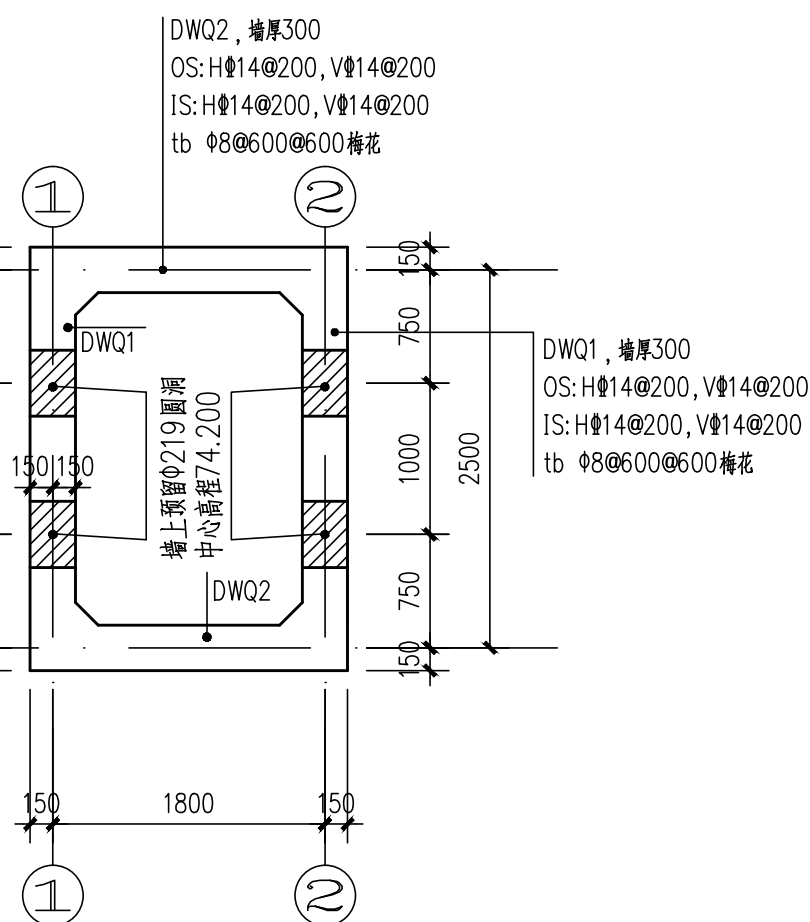


阀门井砼墙布置图

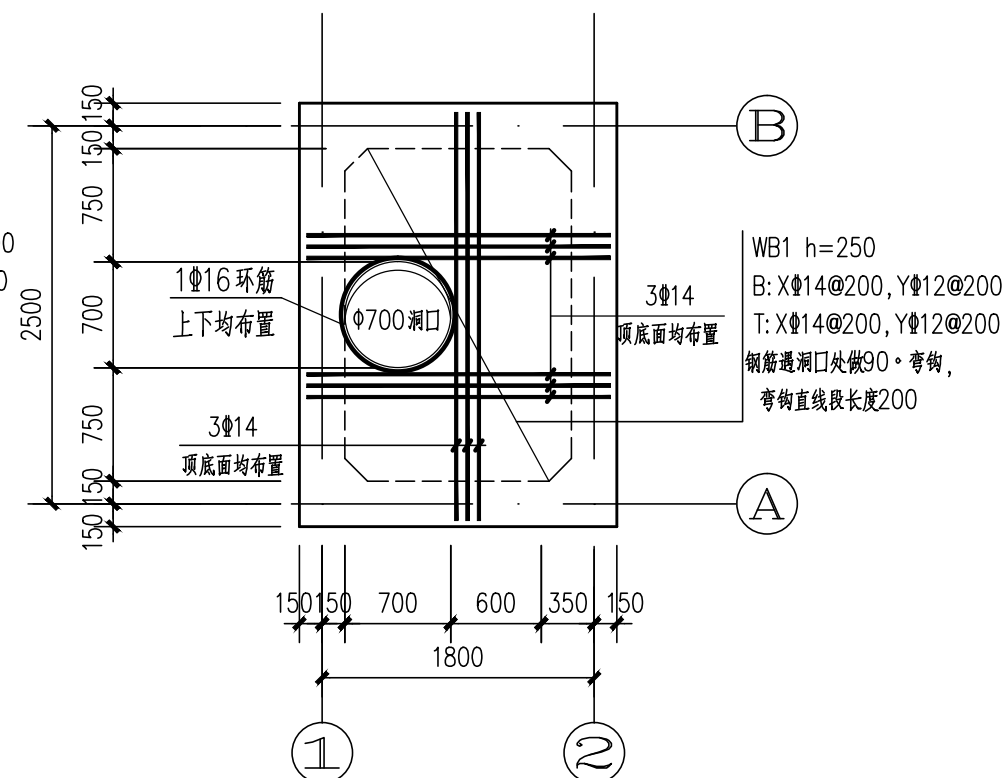


阀门井顶板配筋图

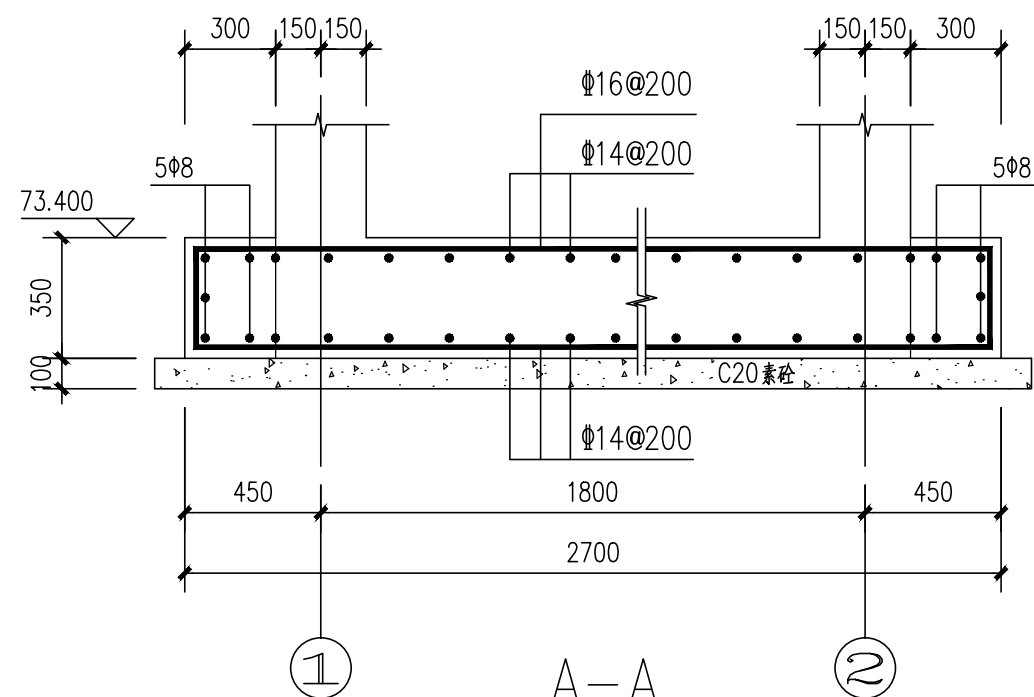

①、②轴墙外基础挑出部分作法同本图

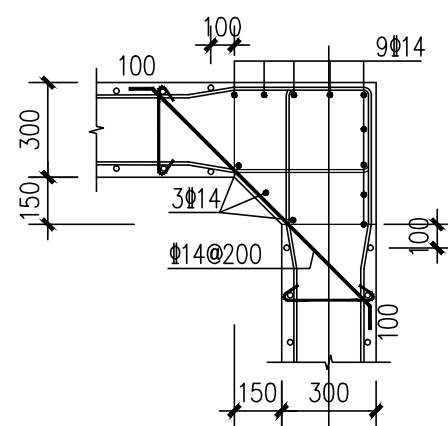

墙体转角处配筋平面图

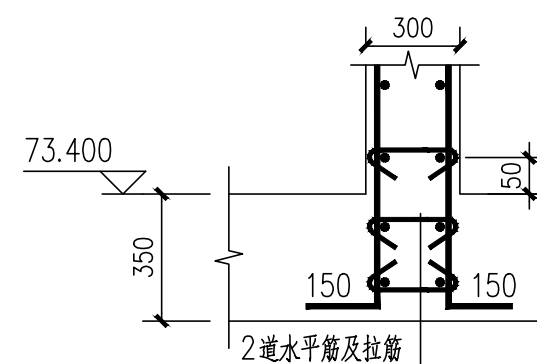

砼墙根构造详图

新乡市市政设计研究院有限公司
证书编号: A141002502、A241002509

项目 新中大道下穿京广铁路立交道路涌水改造项目

图名 阀门井施工图二

审定 张永贤 专业负责 王康
项目负责 耿大伟 审核 王康

校核 李世伟 设计 何珊珊

设计号 20250013
日期 2025.03

图号 结施04b